



INSTALAÇÃO DE AGUA FRIA
ESCALA: ----- 1/50

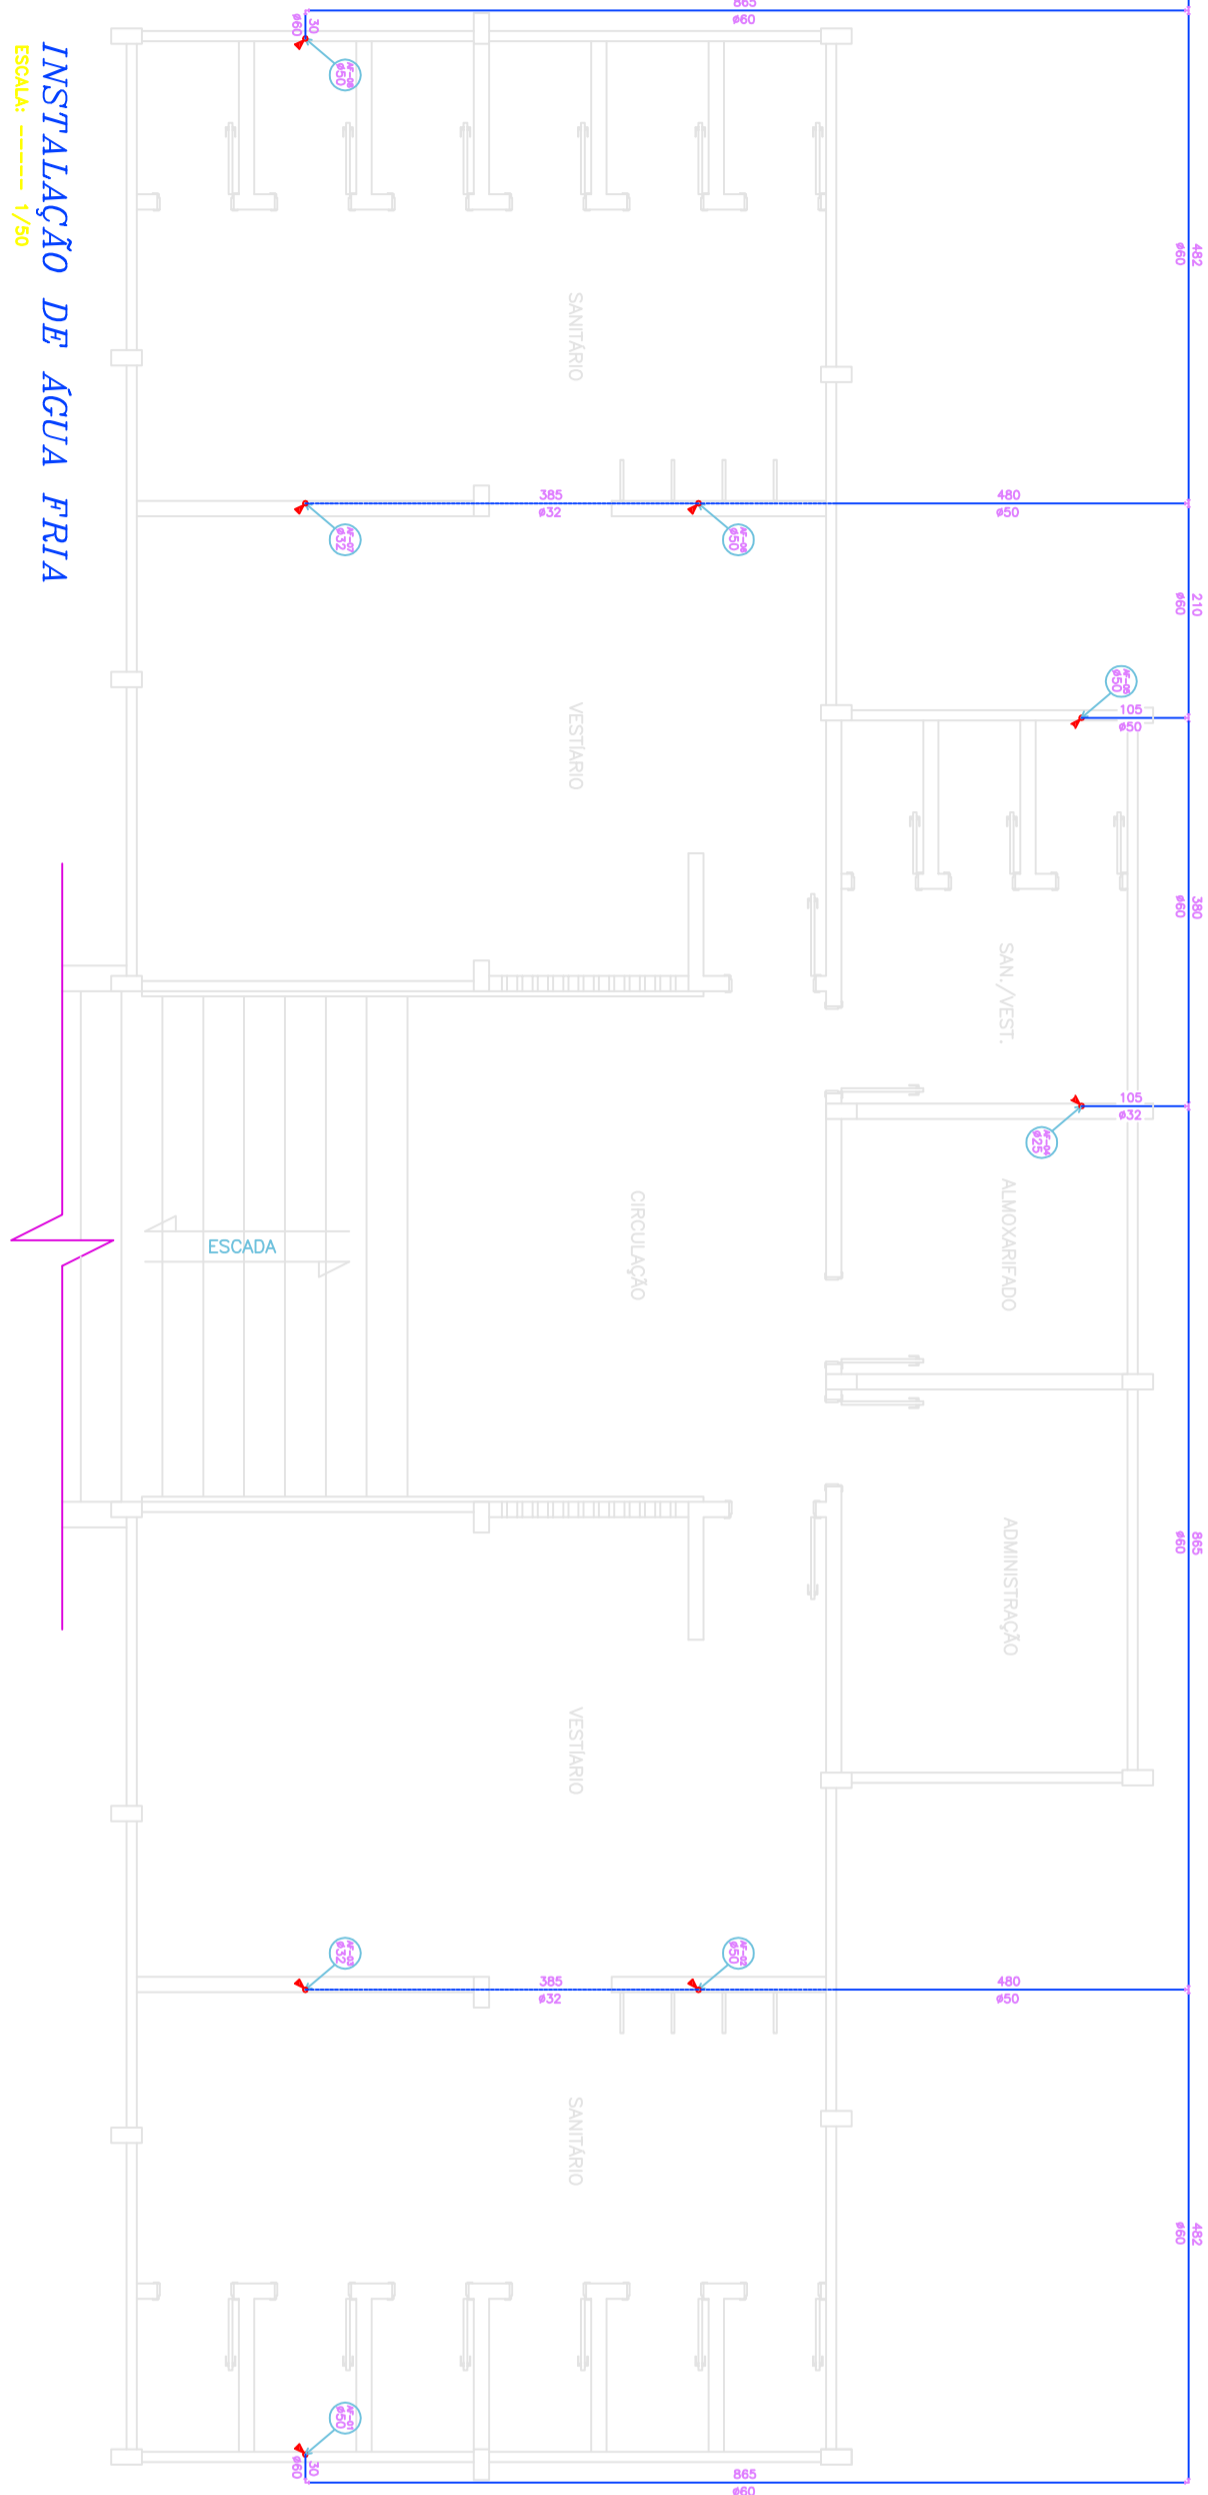

INSTALAÇÃO DE AGUA FRIA
ESCALA: ----- 1/50

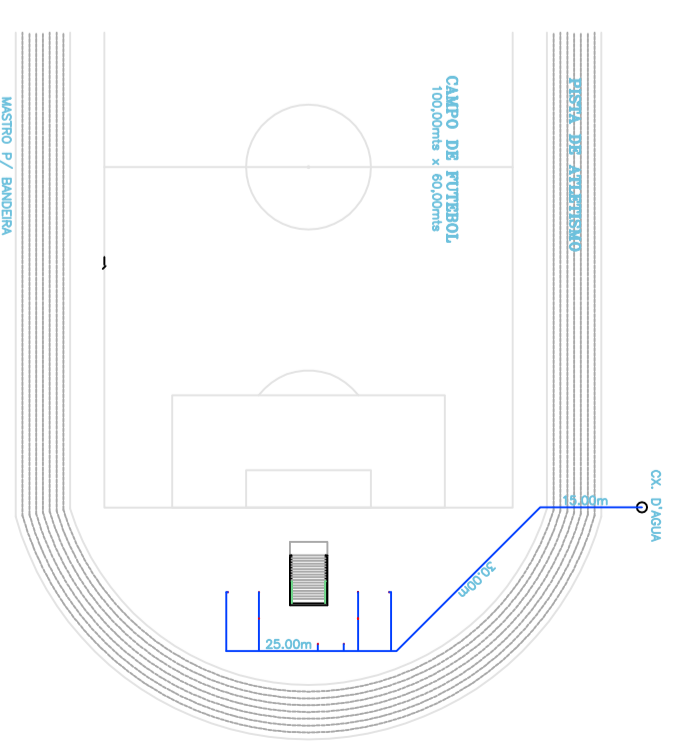

LOCAÇÃO DA CX. AGUA
ESCALA: ----- 1/750

- SIMBOLOGIA E ABREVIACOES**
- TR
 - INC
 - NO
 - AP
 - SOBE
 - DESC
 - COLUNA
 - REGISTRO DE GAVETA
 - TE
 - ABRILHO
 - DETILHO OU GAVETA
 - DETILHO PARA GAVETA
 - DETILHO DE GAVETA
 - DETILHO DE GAVETA
 - REGISTRO DE PRESSAO
 - INDICACAO DA AGUA
 - TE COM SAIDA PARA CIMA
 - TE COM SAIDA PARA BAIXO

PREFEITURA MUNICIPAL DE PARANATINGA

ADMINISTRACAO: 2005 - 2008
O Fatoro do conepou

PROJETO: Francisco Carlos Cerfonhos Nascimento

PROJETO HIDROSANITARIO

CONSTRUCAO DO ESTADIO MUNICIPAL

TIPO DA OBRA: CONSTRUÇÃO - ESTADIO MUNICIPAL

PROJETO DO VESTIARIO/SANITARIO

FOLHA: HID 01/03

LOCAL: RUA PROLETARIA, S/Nº, SETOR "B", LOTEAMENTO NUCLEO RURAL

MUNICIPALIDADE: PARANATINGA-MT

PROPRIETARIO: PREFEITURA MUNICIPAL DE PARANATINGA

CONTRATO: 13.025.971.0001-24

AUTOR DO PROJETO: RESPONSÁVEL TÉCNICO:

ASSUNTO:	ÁGUA FRIA	ÁREA m ² :
	INSTALAÇÃO HIDRÁULICA	
ESCALA:	DATA:	PROJETISTA:
INDICADA	04/02/2005	DEVANILDO ALMEIDA
<p>diagramas e desenhos, imagens e/ou outras no de reprodução total ou parcial deste projeto sem permissão prévia, autorização</p>		